



STRALCIO PLANIMETRIA CATASTALE

LOTTO DI PROPRIETA'
Foglio n.2 Particella n.117.

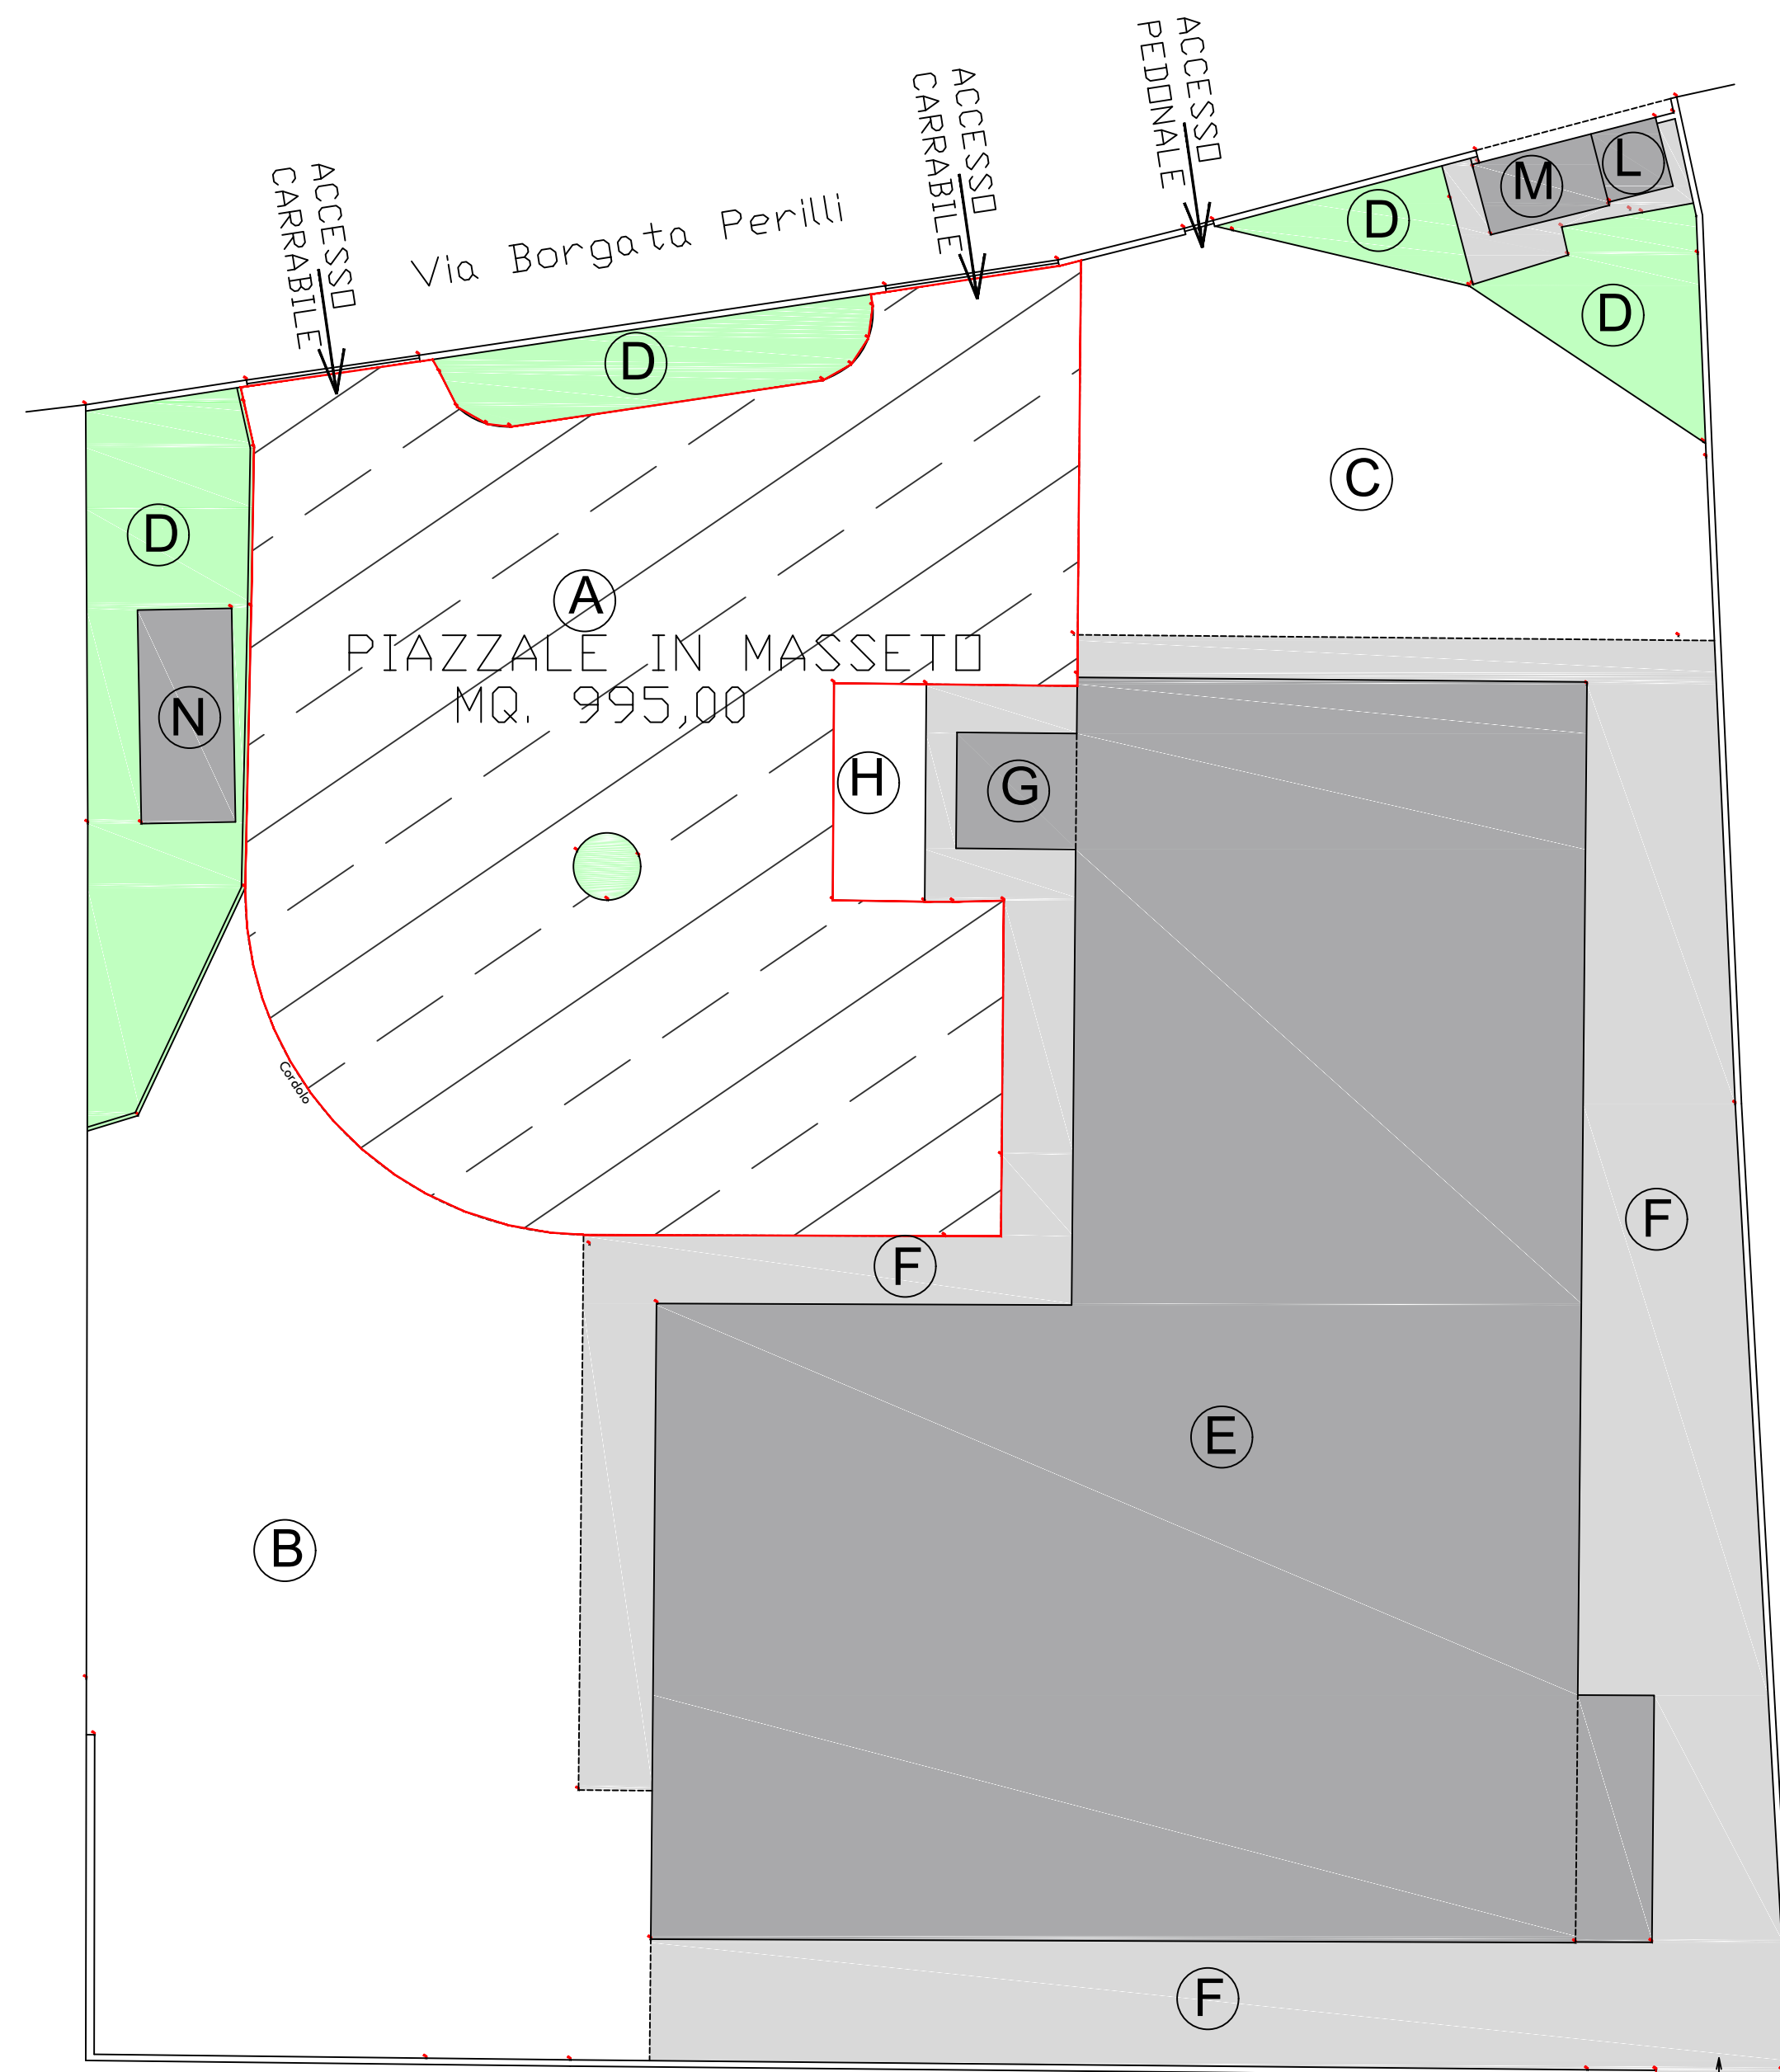

SCHEMA RETE RACCOLTA ACQUE METEORICHE

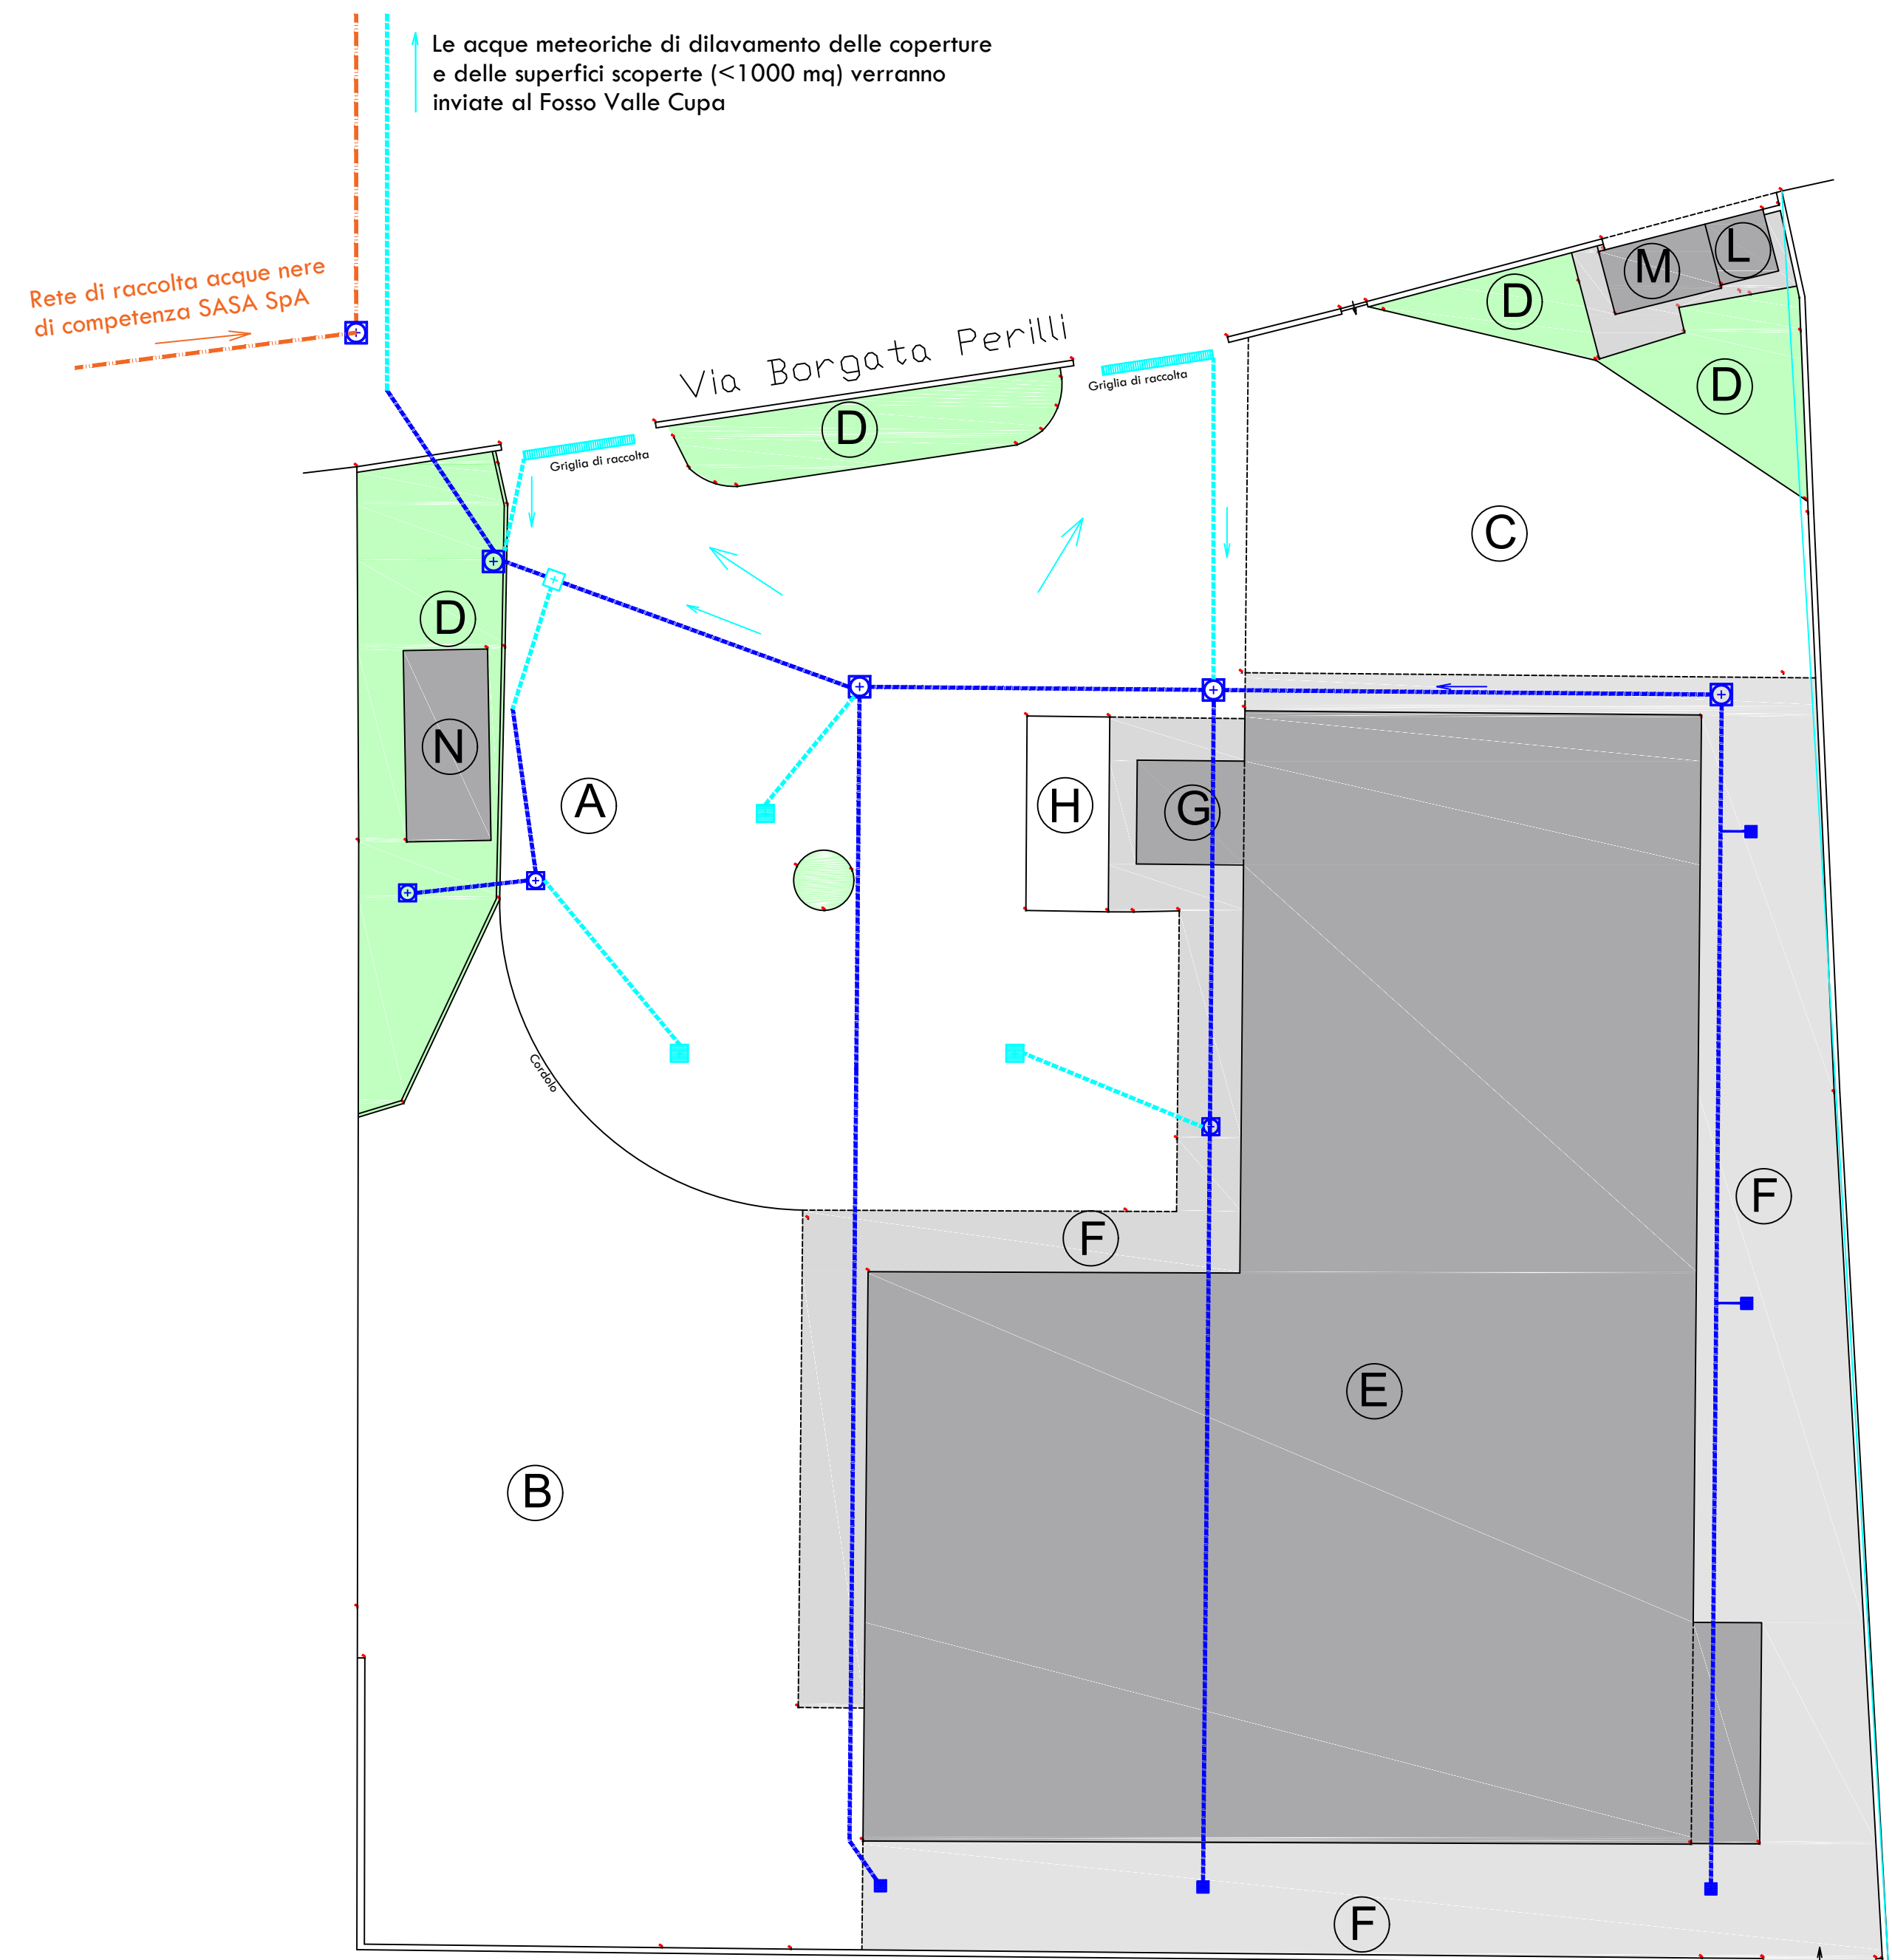

- LEGENDA:
- A) PIAZZALE DA REALIZZARE DI MQ.995,00 (IN MASSETO CEMENTIZIO) PER IL TRANSITO DEI MEZZI;
 - B) AREA NON UTILIZZATA, DOVE E' PREVISTO UN FUTURO AMPLIAMENTO DEL CAPANNONE;
 - C) AREA ADIBITA A PARCHEGGIO DIPENDENTI/CLIENTI;
 - D) GIARDINO;
 - E) CAPANNONE;
 - F) MASSETTI/MARCIAPIEDI IN CLS;
 - G) UFFICI;
 - H) PESA;
 - I) CABINA ENEL;
 - M) LOCALE TECNOLOGICO;
 - N) LOCALE POMPE ANTINCENDIO;
- - - - - a) RETE FOGNANTE ACQUE NERE SASI SpA;
 - — — — — b) RETE ACQUE BIANCHE ESISTENTE;
 - — — — — c) RETE ACQUE BIANCHE DA REALIZZARE PER IL NUOVO PIAZZALE;



FUORI SCALA

MICRON HSE S.c.ar.l.
S. Legale: Via Ortonese 60 B/C - 66036 ORSOGNA (CH) Iscrizione Albo Coop. n. C1 24235 C.F. e P.Iva: 02604830691
S. Operativa: via Florideo Cincinotti 2 - 66026 ORTONA (CH) web: www.micronhse.it e-mail: info@micronhse.it

DITTA:	ABRUZZO RECUPERI Srl
PROCEDIMENTO:	Autorizzazione unica per la gestione di un impianto di recupero rifiuti ai sensi dell'art. 208 del D.Lgs. 156/2006 e s.m.i. e dell'Art. 45 della L.R. 45/2007 e s.m.i.
PROGETTO:	IMPIANTO PER IL RECUPERO DI RIFIUTI NON PERICOLOSI MODIFICA SOSTANZIALE
TAV	SCHEMA DELLA RETE RACCOLTA ACQUE METEORICHE Rev1
Il Tecnico	 Scala 1:100 Data 26/08/2020