



Società Abruzzese per il Servizio Idrico Integrato S.p.A
Località Marcanese, Zona Industriale n°5 -66034 Lanciano (CH),
Capitale sociale Euro 1.896.550,00 i v.a.
Servizio acque reflue p.a. Pio Ercole D'Ippolito
Autorizzazioni e allacci fognari Geom. Claudio Di Virgilio

N° p..... 5644cdv

Addi..... 18 NOV. 2022

Spett.li:

Regione Abruzzo

Dipartimento Territorio - Ambiente
Servizio Gestione Rifiuti e Bonifiche
Ufficio Pianificazione e Programmi
Via Catullo, 2 - Pescara.
dpc026@pec.regione.abruzzo.it

SUAP Sangro Aventino
suapediliziasangro@pec.it

Amministrazione Comunale di Fossacesia (CH)
comune@pec.fossacesia.org

Amministrazione Provinciale di Chieti
protocollo@pec.provincia.chieti.it

AUSL n° 2-Lanciano-Vasto-Chieti
siesp.chieti@pec.asl2abruzzo.it

ARTA -Distretto Provinciale di Chieti
dist.chieti@pec.artaabruzzo.it

Servizio Gestione e Qualità delle Acque
dpc024@pec.regione.abruzzo.it

Servizio Politica Energetica e Risorse del Territorio
dpc025@pec.regione.abruzzo.it

e p.c.

SIMA srl
sima@pcert.postecert.it

Ing. Di Nicola Marta
marta.dinicola@ingpec.eu

OGGETTO: SIMA S.r.l -D.lgs. no 152/2006, art. 208 -L.R. no 45/2007, art. 45 -Richiesta autorizzazione regionale alla realizzazione e gestione di un impianto di recupero di rifiuti non pericolosi, in via Vecchia Scorciosa n° 12 nel Comune di Fossacesia (CH). Comunicazione di avvio del procedimento ai sensi degli artt.li 7 e 8 e convocazione Conferenza di Servizi decisoria ai sensi dell'art. 14 bis comma 2 della L. n. 241/1990 in forma semplificata e in modalità asincrona.

- **Codice SGR: AU-CH-42**
- **Ditta: SIMA SRL**

- Sede attività: *Via vecchia Scorciosa n° 12 – Comune di Fossacesia (CH)*
- **Parere**

In riferimento alla richiesta di rilascio Autorizzazione ai sensi della normativa in oggetto e al parere richiesto, ad esame della pratica si evidenzia quanto segue:

la Società richiedente, relativamente alla matrice acque, sulla base delle integrazioni fornite in data 15/11/2022, ha chiarito la volontà di:

- Confluire le acque meteoriche, incidenti sul piazzale impermeabilizzato e coperture, a dispersione sul terreno di sua proprietà adiacente al lotto interessato.
- Considerare le acque reflue derivanti dalle operazioni di lavorazione dell'attività come rifiuto e, come tale, inviato a recupero e smaltimento in cubi omologati di 1 mc stoccati temporaneamente in area dedicata. Detta operazione avverrà manualmente senza la necessità di realizzare tubazioni di collegamento tra la zona di processo e la zona di stoccaggio.
- Confluire le acque reflue dei servizi igienici degli uffici in pubblica fognatura acque nere come già previsto **nell'Autorizzazione all'allaccio in rete fognaria comunale del 16/02/2010 n° p. 1095** rilasciata da questa Società e di cui la Società Sima srl ne ha fornito evidenza trasmettendo copia della stessa e **che si allega alla presente.**

Considerato quanto sopra si esprime **parere positivo** alla pratica in oggetto stabilendo che:

TIPOLOGIA DI SCARICO :

- Sono ammessi in fognatura pubblica i reflui:
 - provenienti dai servizi igienici, da metabolismo umano e consuete attività domestiche.
- Si fa divieto di scarico in pubblica fognatura acque nere:
 - qualsivoglia altra tipologia.

Attendersi inoltre alle seguenti prescrizioni:

- Prima del punto di allaccio prevedere la presenza di pozzetto sifonato e pozzetto d'ispezione /prelievo.
- I formulari di smaltimento delle acque di processo dovranno essere conservati in sede, visionabili dagli organi di controllo, inviate copie ogni tre anni a questo ufficio.
- Tutti gli elementi che compongono il sistema di smaltimento dei reflui tramite fognoli, caditoie, pozzetti, pozzetti di prelievo ecc. previsti in planimetria o prescritti dovranno **essere, in ogni momento e senza preavviso, sempre verificabili nella loro posizione, identificazione funzionale, funzionalità, visionabili e accessibili** agli addetti ai controlli.

S.A.S.I. S.p.A.
Direttore Area Tecnica
(p.a. Pio Ercole D'Ippolito)



Prot. n. **1095**afAddi, ... **16 FEB. 2010****RACCOMANDATA R.E.****Sig. Paolucci Luisa**
SIMA Industrial s.r.l.
c/da S. Croce 65/a
66034 Lanciano (Ch)**e.p.c. Comune di Fossacesia**
via Marina
66022 Fossacesia (Ch)**OGGETTO: Autorizzazione all'allaccio alla rete fognaria comunale.**

VISTA l'istanza della ditta *SIMA Industrial s.r.l.* (Nota Comune del 26/11/09 prot. n° 020031), assunta al protocollo S.A.S.I. in data 11/01/10, al n° di prot. 0098, intesa ad ottenere l'autorizzazione all'allaccio alla rete fognaria comunale per il fabbricato sito in *via Vecchia Scorciosa snc*, individuato catastalmente al foglio di mappa n° 20 particella n° 4477 del Comune di *Fossacesia*.

VISTA la completezza e la regolarità della documentazione trasmessa ;

CONSIDERATI gli esiti del sopralluogo dell'ufficio competente della SASI spa ;

CONSIDERATA la L.R. 17/2008 ed il d. lgs 152/2006 e s.m.i.;

CONSIDERATO l'esito positivo della istruttoria, condotta ai sensi e per gli effetti del vigente "Regolamento dei servizi di fognatura e depurazione", approvato dall'ATO Chietino in data 08/08/2005, per quanto non in contrasto con le variazioni legislative dalla L.R. 17/2008;

SI AUTORIZZA

 
La ditta richiedente all'allacciamento alla pubblica fognatura comunale con l'obbligo di :

- attenersi a tutte le prescrizioni tecniche formalizzate in fase di sopralluogo e rispondenti al richiamato Regolamento ed eventualmente allegate alla presente autorizzazione;
- rispettare tutte le prescrizioni impartite dagli Enti Pubblici interessati dalla esecuzione dei lavori;
- comunicare preventivamente allo scrivente Gestore l'inizio dei lavori relativi alla esecuzione dell'allacciamento, per consentire i dovuti controlli;
- ultimati i lavori di allacciamento, nel rispetto della Legge Regionale n° 60/2001 e s.m.i., comunicare prima dell'inizio dello scarico a questo Gestore la data di inizio dello scarico, utilizzando l'apposito modello (Comunicazione d'inizio scarico).

Si precisa che l'esecuzione dei lavori per la realizzazione dell'allaccio è subordinata all'Autorizzazione del Comune e degli Enti Territoriali interessati.


Il Legale Rappresentante
S.A.S.I. Spa

Avv. Gaetano Pedullà




PLANIMETRIA GENERALE E SEZIONE POZZETTI ACQUE NERE

SCALA 1:200

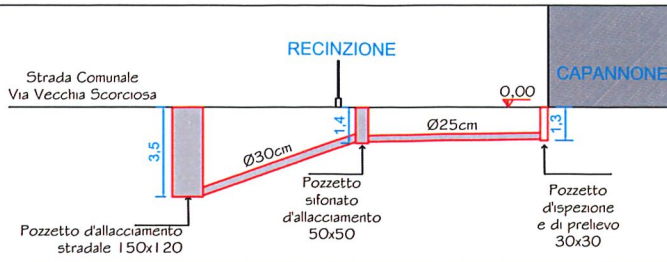

LEGENDA RETI	
RETI ACQUE NERE (simbolo e descrizione)	
Tubazioni acque nere: in P.V.C. serie pesante colore rosso avvertito: pendenza minima dello 0.5 % Diametro: Ø 200	
RETI ACQUE PIOVANE (simbolo e descrizione)	
Tubazioni acque bianche: in P.V.C. serie pesante colore rosso avvertito: pendenza minima dello 0.5 % Diametro: Ø 200	
ALLACCIO IERICO (simbolo e descrizione)	
Tubazioni acque: in polietilene HDPE a bassa pressione	

SCALA 1:250

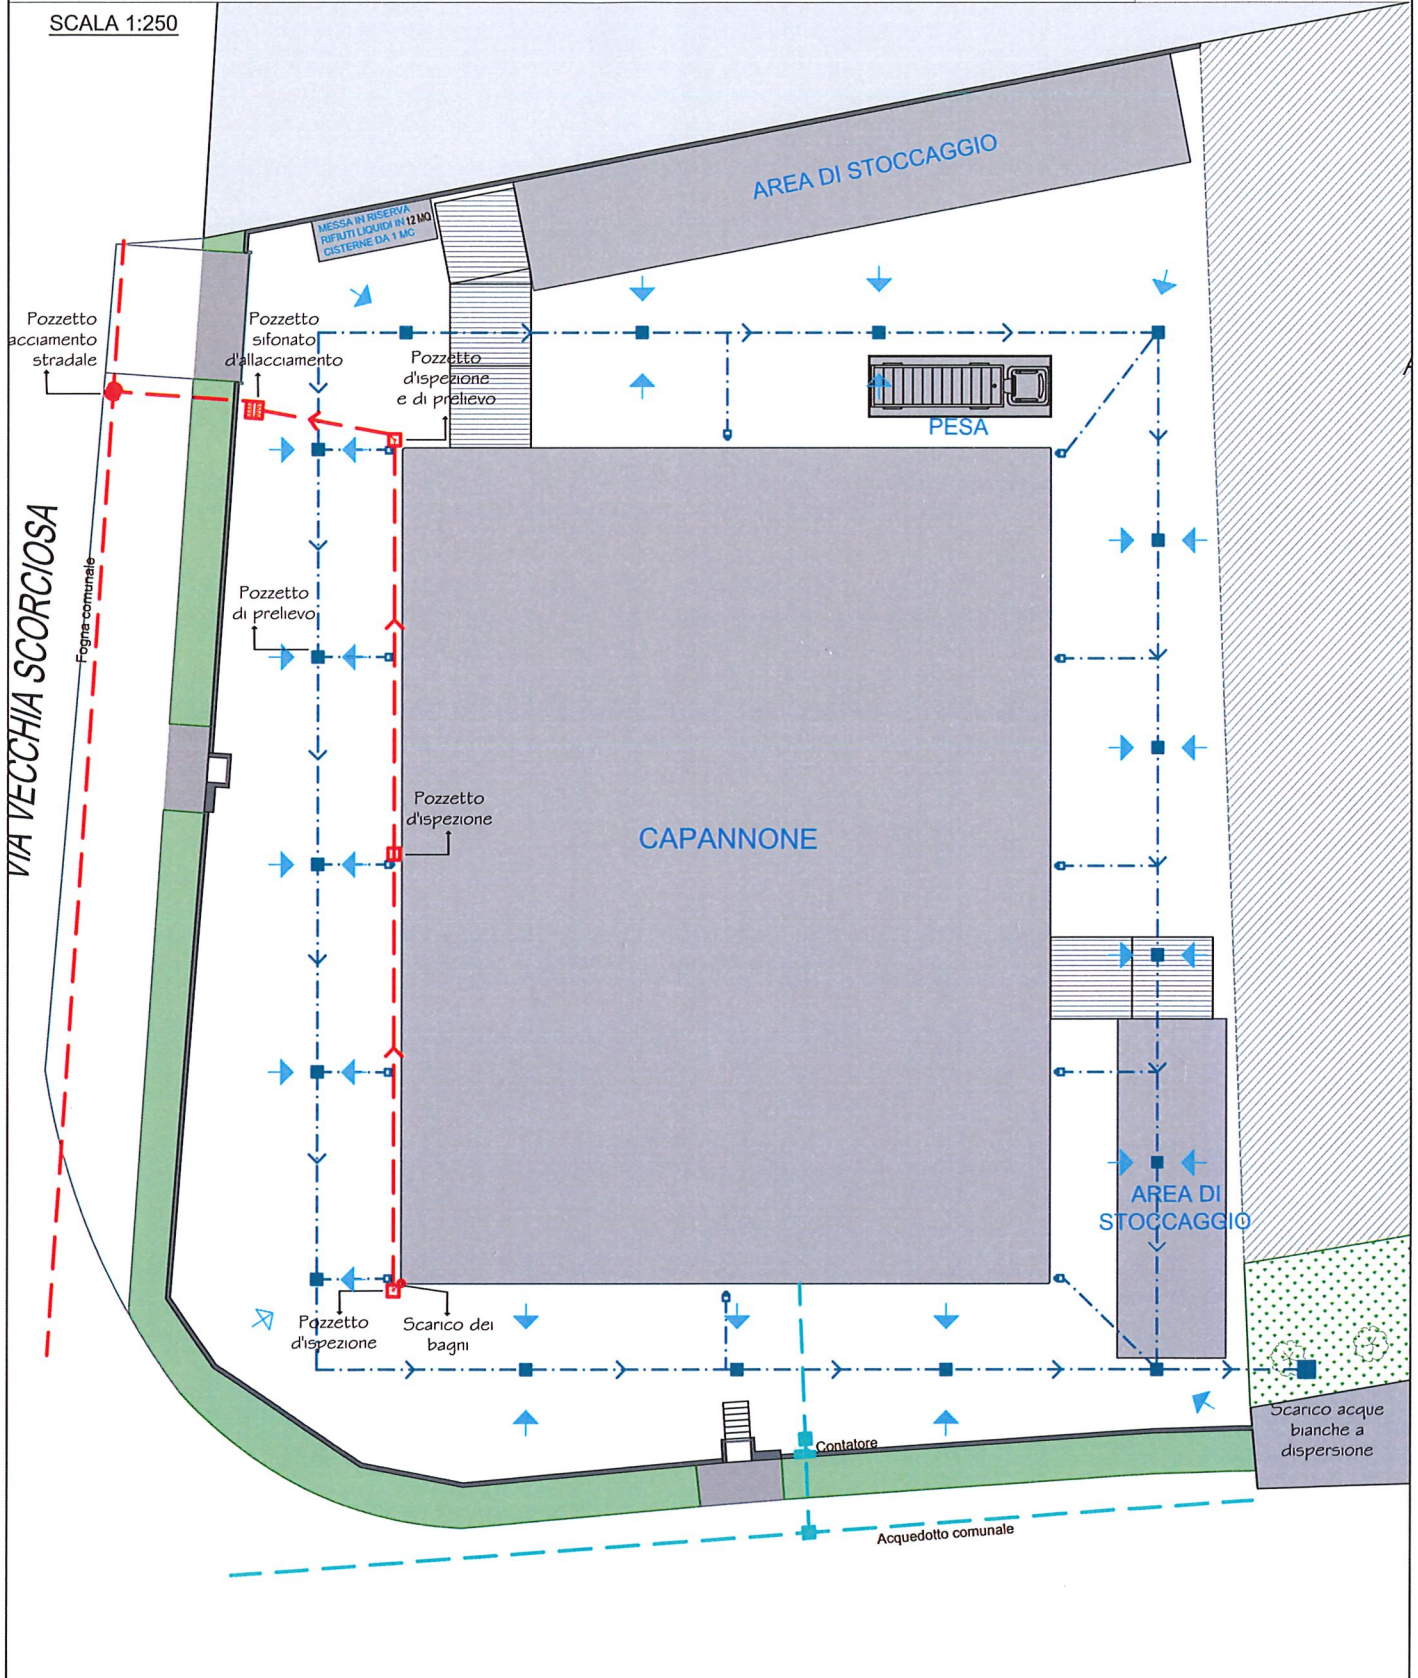

PIANTA PIANO TERRA RETE ACQUE NERE
 SCALA 1:250

LEGENDA RETI	
RETI ACQUE NERE (simbolo e descrizione)	
	Tubazioni acque nere: in P.V.C. serie pesante colore rosso avvertito: pendenza minima dello 0,5 % Diametro: \varnothing DN 200
RETI ACQUE PIOVANE (simbolo e descrizione)	
	Tubazioni acque bianche: in P.V.C. serie pesante colore rosso avvertito: pendenza minima dello 0,5 % Diametro: \varnothing DN 200
ALLACCIO IDRICO (simbolo e descrizione)	
	Tubazioni acque: in polietilene HDPE a bassa pressione

