

Prot.051-19-DS del 27/02/2019

Regione Abruzzo

DPC002 – Servizio Valutazioni Ambientali

dpc002@pec.regione.abruzzo.it

OGGETTO: Provvedimento Autorizzatorio Unico Regionale (VIA)

Codice pratica PAUR 18/355534.

Realizzazione della centrale idroelettrica "STIFFE" in località Stiffe, Comune di San Demetrio Ne' Vestini (AQ)

Risposta a Vs comunicazione n. 26355/19 del 28/01/2019. Trasmissione integrazioni.

In riferimento alla Vs comunicazione di richiesta integrazioni indicata in oggetto, si precisa quanto segue:

- la relazione Terre e Rocce da scavo redatta ai sensi del DPR 120/2017 è stata trasmessa con ns Prot.047-19-GA del 22/02/2018 a mezzo pec agli indirizzi sede.centrale@pec.artaabruzzo.it; dpc002@pec.regione.abruzzo.it; dist.laquila@pec.artaabruzzo.it; e successivamente inviata sul portale <http://ambiente.regione.abruzzo.it> in data 26/02/2019;
- al fine di descrivere più puntualmente le principali caratteristiche dell'intervento da realizzare, si allegano alla presente n. 3 elaborati grafici integrativi così denominati:
PD06.a - STIFFE_TAV_Planimetria zona Centrale
PD08 Rev.1 - STIFFE_TAV_Opera di Presa Stato di progetto
PD10 Rev.1 - STIFFE_TAV_Edificio Centrale.

Infine, con lo scopo di allineare la modulistica presentata relativamente ai titoli da acquisire nell'ambito del P.A.U.R. rispetto a quanto riportato nella Relazione Tecnica del progetto definitivo, si riporta qui di seguito la revisione della tabella dei titoli da acquisire:

Titolo	Soggetto preposto al rilascio del titolo
Autorizzazione Unica (art. 12 Dlgs. 387/2003)	Regione Abruzzo – Servizio Politica Energetica, Qualità dell’Aria e SINA
Autorizzazione paesaggistica (art. 146 Dlgs. 42/2004) – Comprensiva di nulla osta Archeologico e Paesaggistico	Comune di San Demetrio Ne’ Vestini MIBAC - Ministero per i beni e le attività culturali Soprintendenza archeologica, belle arti e paesaggio per la città dell’Aquila e i Comuni del cratere
Valutazione d’impatto ambientale (endoprocedimento del PAUR)	Regione Abruzzo DPC002 – Servizio Valutazioni Ambientali
Valutazione d’incidenza	Regione Abruzzo DPC002 – Servizio Valutazioni Ambientali
Nulla Osta idraulico	Genio Civile L’Aquila
Nulla Osta acustico	A.R.T.A. – ASL
Nulla Osta elettromagnetico	A.R.T.A. – ASL
Nulla osta alla costruzione	Ministero dello sviluppo economico – Ispettorato territoriale Lazio Abruzzo
Nulla osta all’esecuzione dei lavori	Comando Militare Abruzzo


Distinti saluti

Hydrowatt spa,


HYDROWATT S.p.A.

Via G. Verdi, 577 – Piano di Morro
06104 FOLIGNANO (ASOLI P.)
Tel. 0736/390555 Fax 0736/390556
partita IVA: 01097010449


PLANIMETRIA GENERALE Scala 1:100

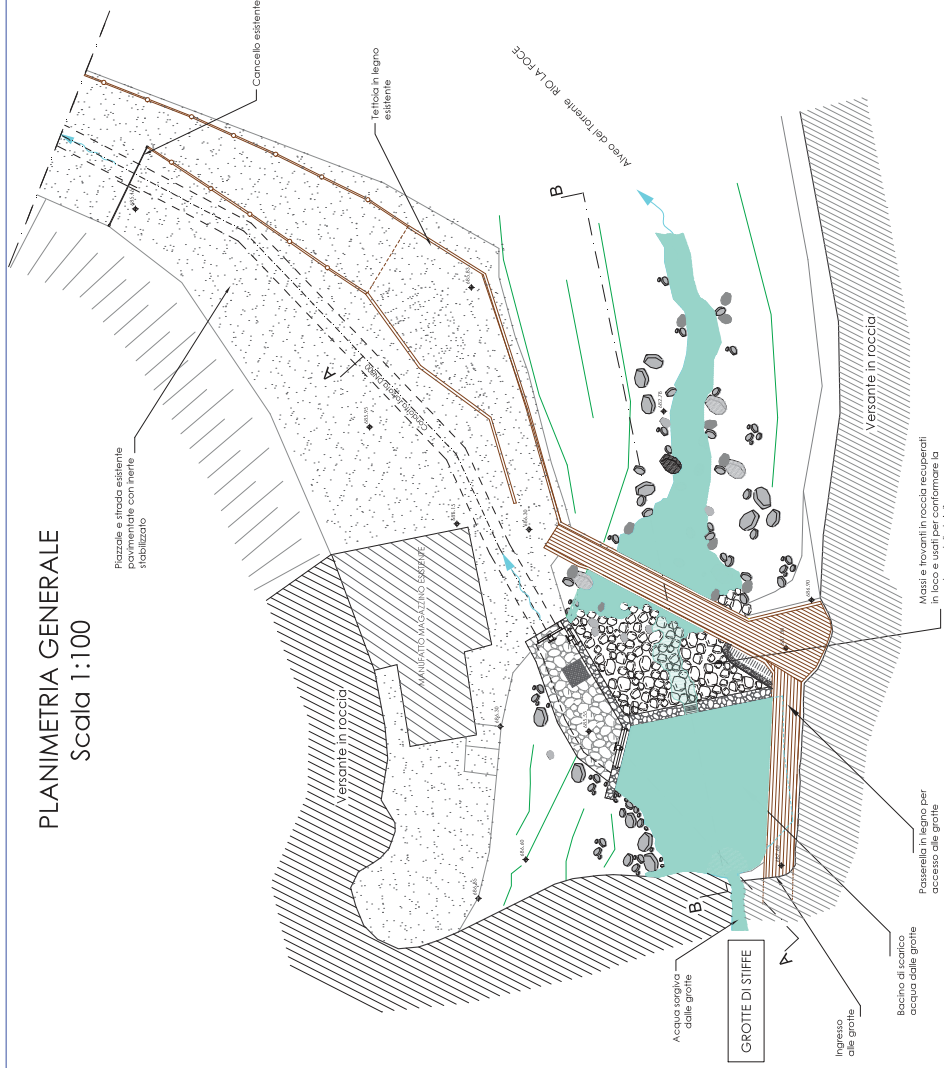


PIANTA OPERA DI PRESA Schema strutture da realizzare Scala 1:50

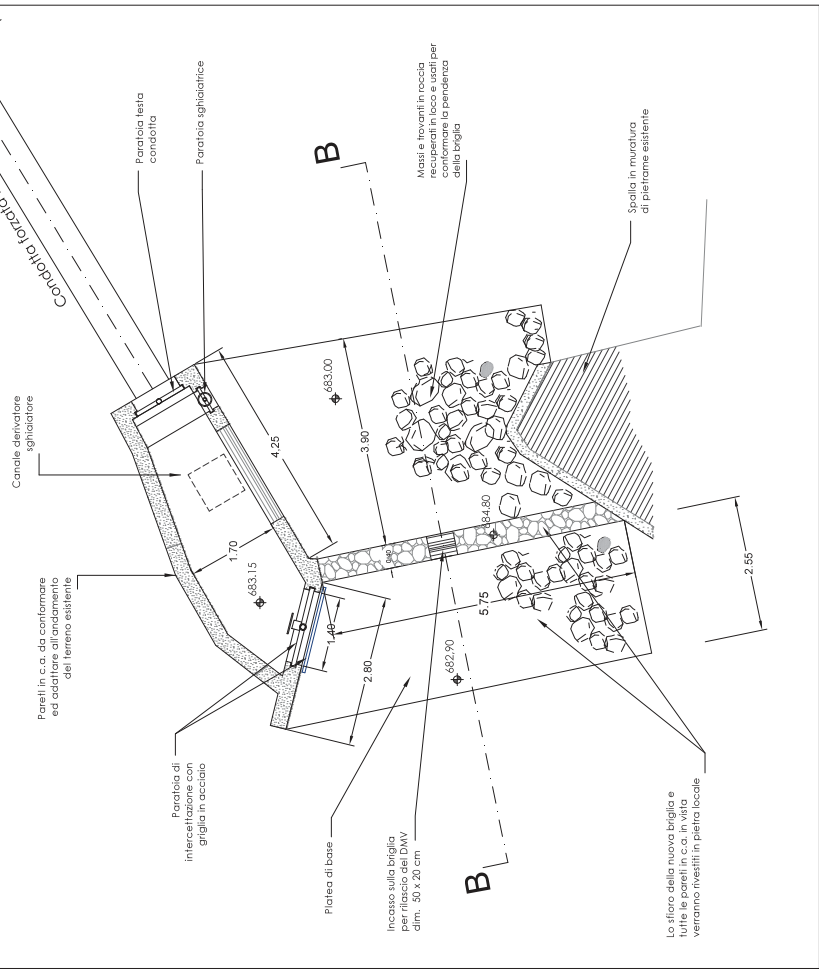


SEZIONE A-A

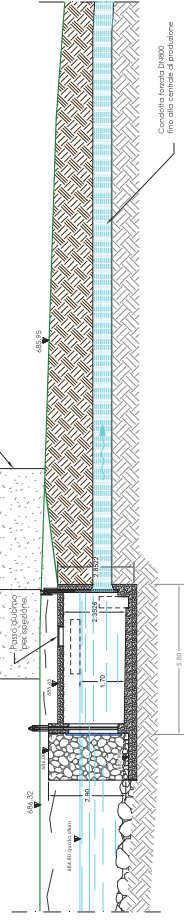

SEZIONE B-B

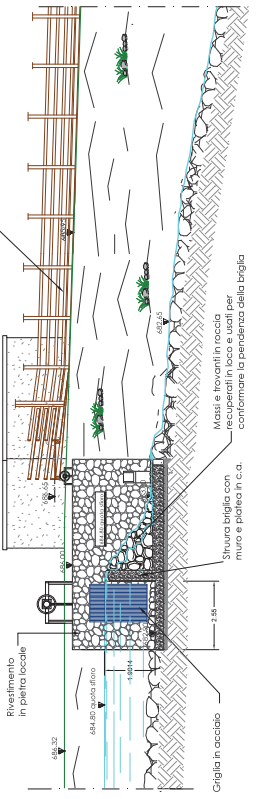


Recupero/Intervento/Progetto 		Nome Progetto Comune di San Demetrio Ne Vestini (AQ) CENTRALE IDROELETTRICA DI STIFFE	
Cliente Hydrowatt SpA	Organico esecutivo PROGETTO DEFINITIVO OPERA DI PRESA - STATO DI PROGETTO Planimetria - Planta - Sezioni	Scala 1:100 1:50	Foglio 1/1
Progettista 		Nome File PD08_Opera di Presa Stato Progetto	
Colore elaborato PD08	Nome File PD08_Opera di Presa Stato Progetto	Data 15/11/2018	Approvato Cabibbi
Mano ISTANZA PAUR	Rev. 00	Autore 21/02/2019	Approvato Cabibbi
Integrazioni ISTANZA PAUR		Rev. 01	Approvato Cabibbi

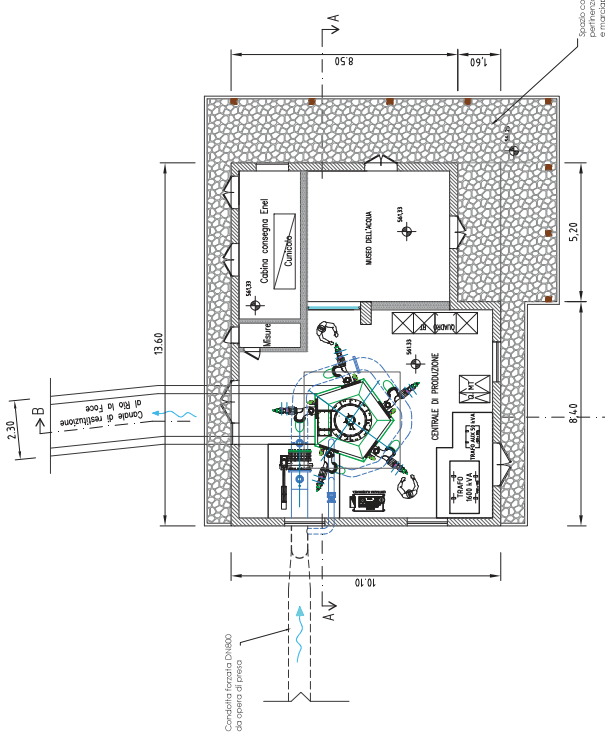


PIANTA PIANO TERRA

Spazio coperto dal portico di pertinenza agli edifici del fabbricato in laterame di pietra locale

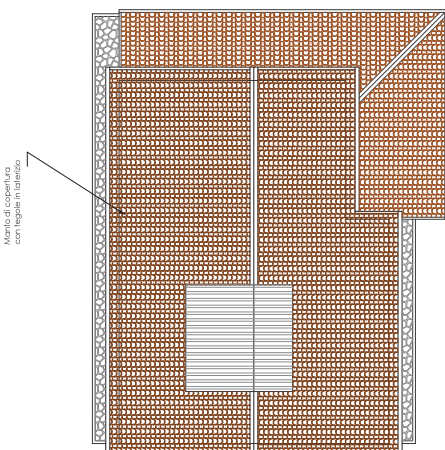


PIANTA COPERTURA

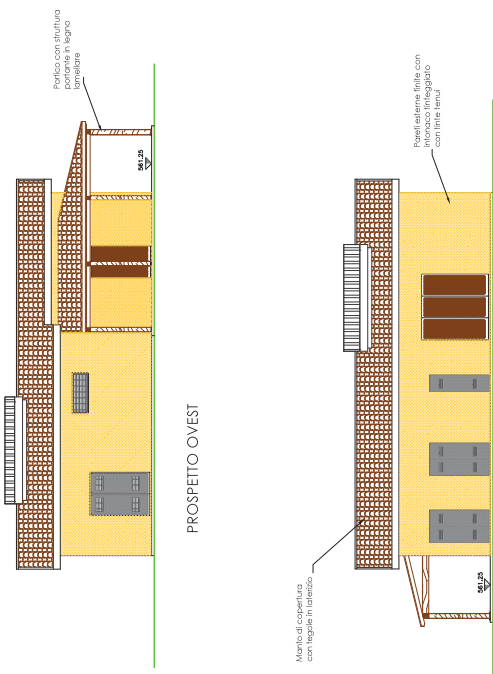


PROSPETTO OVEST


PROSPETTO EST

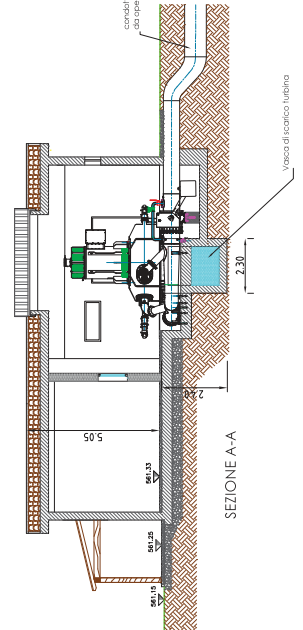


SEZIONE A-A

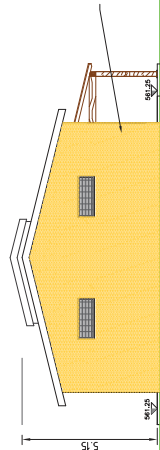

PROSPETTO NORD

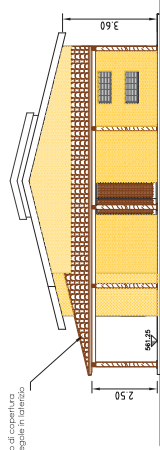

PROSPETTO SUD

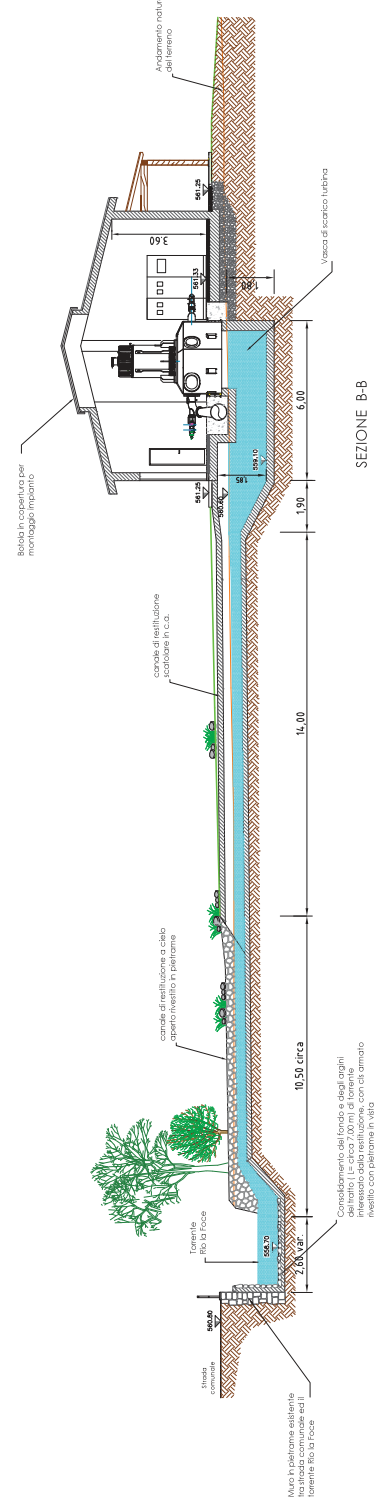

SEZIONE B-B

Progetto Comune di San Demetrio Ne Vestini (AQ) CENTRALE IDROELETTRICA DI STIFFE		Foglio 1/1	
Cliente Hydrowatt SpA		Scala 1:100	
Oggetto esecutivo PROGETTO DEFINITIVO EDIFICIO CENTRALE Piante - Prospetti - Sezioni			
Redattore 		Progettista 	
Codice Commessa HY5001	Codice elaborato PD10 - Edificio Centrale	Nome File PD10 - Edificio Centrale	Approvato Approvato
Manca ISTANZA PAUR	Rev. Data 15/11/2018	Preparato Cabibbi	Approvato Cabibbi
Manca ISTANZA PAUR	Rev. Data 21/02/2019	Preparato Cabibbi	Approvato Cabibbi
Integrazioni Istanza PAUR			

Consolidamento del fondo e viali argini interrato dalla ventilazione, con ed. ornato rivestito con piattame in vista

Muro in pilastri e oblone laterale Rio la Foce

Canale di ventilazione a cielo aperto rivestito in pietra locale

Vasca di scarico urbane

Condotta tavola piatto

Biodato in copertura per maggior risparmio

Arredo esterno naturale da ferro

Daniela Apostoli

Da: HHYDROWATT <hydrowatt@legalmail.it>
Inviato: mercoledì 27 febbraio 2019 11:16
A: dpc002@pec.regione.abruzzo.it
Oggetto: Codice pratica PAUR 18/355534. Centrale idroelettrica "STIFFE". Risposta a Vs 26355/19-28/01/2019. Trasmissione integrazioni.
Allegati: 20190227_Prot.051-19-DS_Trasmissione integrazioni PAUR (DPC002) + allega....pdf

Si trasmette in allegato nostra comunicazione avente prot. 051-19-DS.

Distinti saluti
Hydrowatt SpA

HHYDROWATT

Da: posta-certificata@telecompost.it
Inviato: mercoledì 27 febbraio 2019 11:19
A: hydrowatt@legalmail.it
Oggetto: CONSEGNA: Codice pratica PAUR 18/355534. Centrale idroelettrica "STIFFE". Risposta a Vs 26355/19-28/01/2019. Trasmissione integrazioni.
Allegati: postacert.eml (8,74 MB); daticert.xml
Firmato da: posta-certificata@telecompost.it

Ricevuta di avvenuta consegna

Il giorno 27/02/2019 alle ore 11:19:20 (+0100) il messaggio

"Codice pratica PAUR 18/355534. Centrale idroelettrica "STIFFE". Risposta a Vs 26355/19-28/01/2019. Trasmissione integrazioni." proveniente da "hydrowatt@legalmail.it"

ed indirizzato a: "dpc002@pec.regione.abruzzo.it"

è stato consegnato nella casella di destinazione.

Identificativo messaggio: EB6C9812.003553A3.2E76485A.6B5C0718.posta-certificata@legalmail.it